


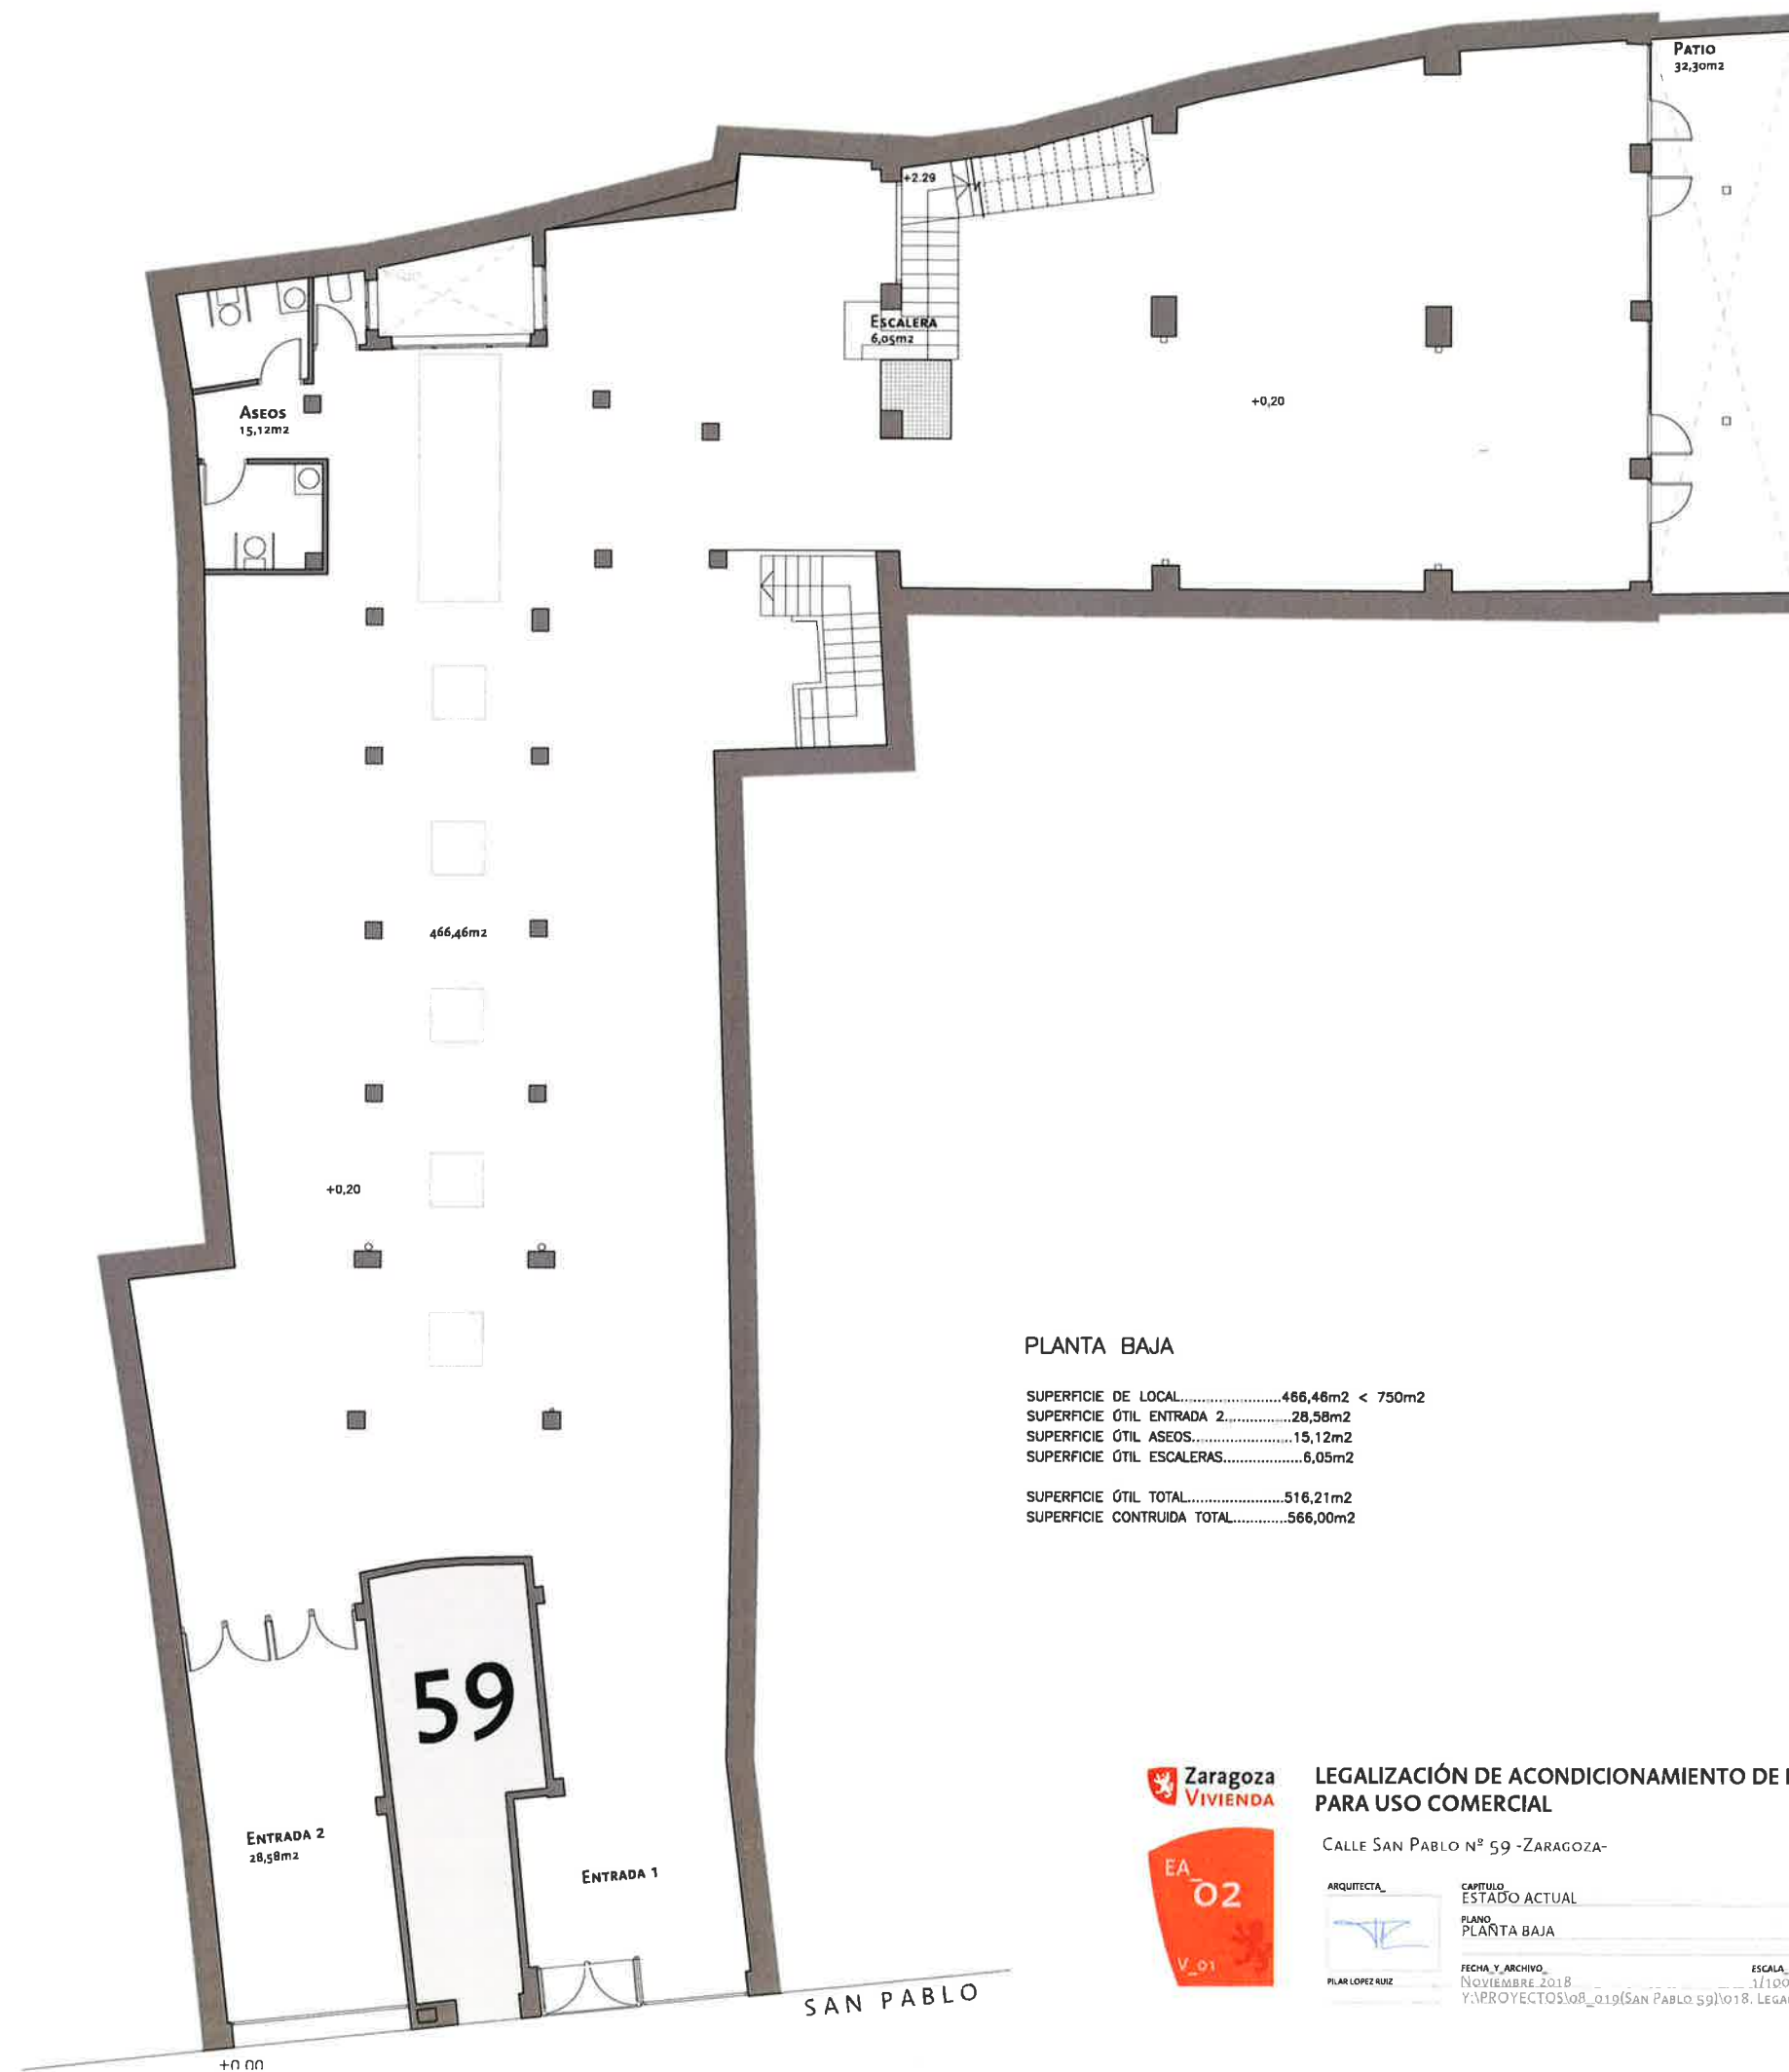

PLANTA BAJA

SUPERFICIE DE LOCAL.....	466,46m2 < 750m2
SUPERFICIE ÚTIL ENTRADA 2.....	28,58m2
SUPERFICIE ÚTIL ASEOS.....	15,12m2
SUPERFICIE ÚTIL ESCALERAS.....	6,05m2
SUPERFICIE ÚTIL TOTAL.....	516,21m2
SUPERFICIE CONTRUIDA TOTAL.....	566,00m2



LEGALIZACIÓN DE ACONDICIONAMIENTO DE LOCAL
PARA USO COMERCIAL

CALLE SAN PABLO Nº 59 -ZARAGOZA-

ARQUITECTA_



PIJAR LOPEZ RUZ

CAPITULO

ESTADO ACTUAL

PLANO

PLANTA BAJA


FECHA Y ARCHIVO_

NOVIEMBRE 2018

Y:\PROYECTOS\108_Q19(SAN PABLO 59)\018. LEGALIZACION SOTANO Y BAJA

ESCALA_

1/100

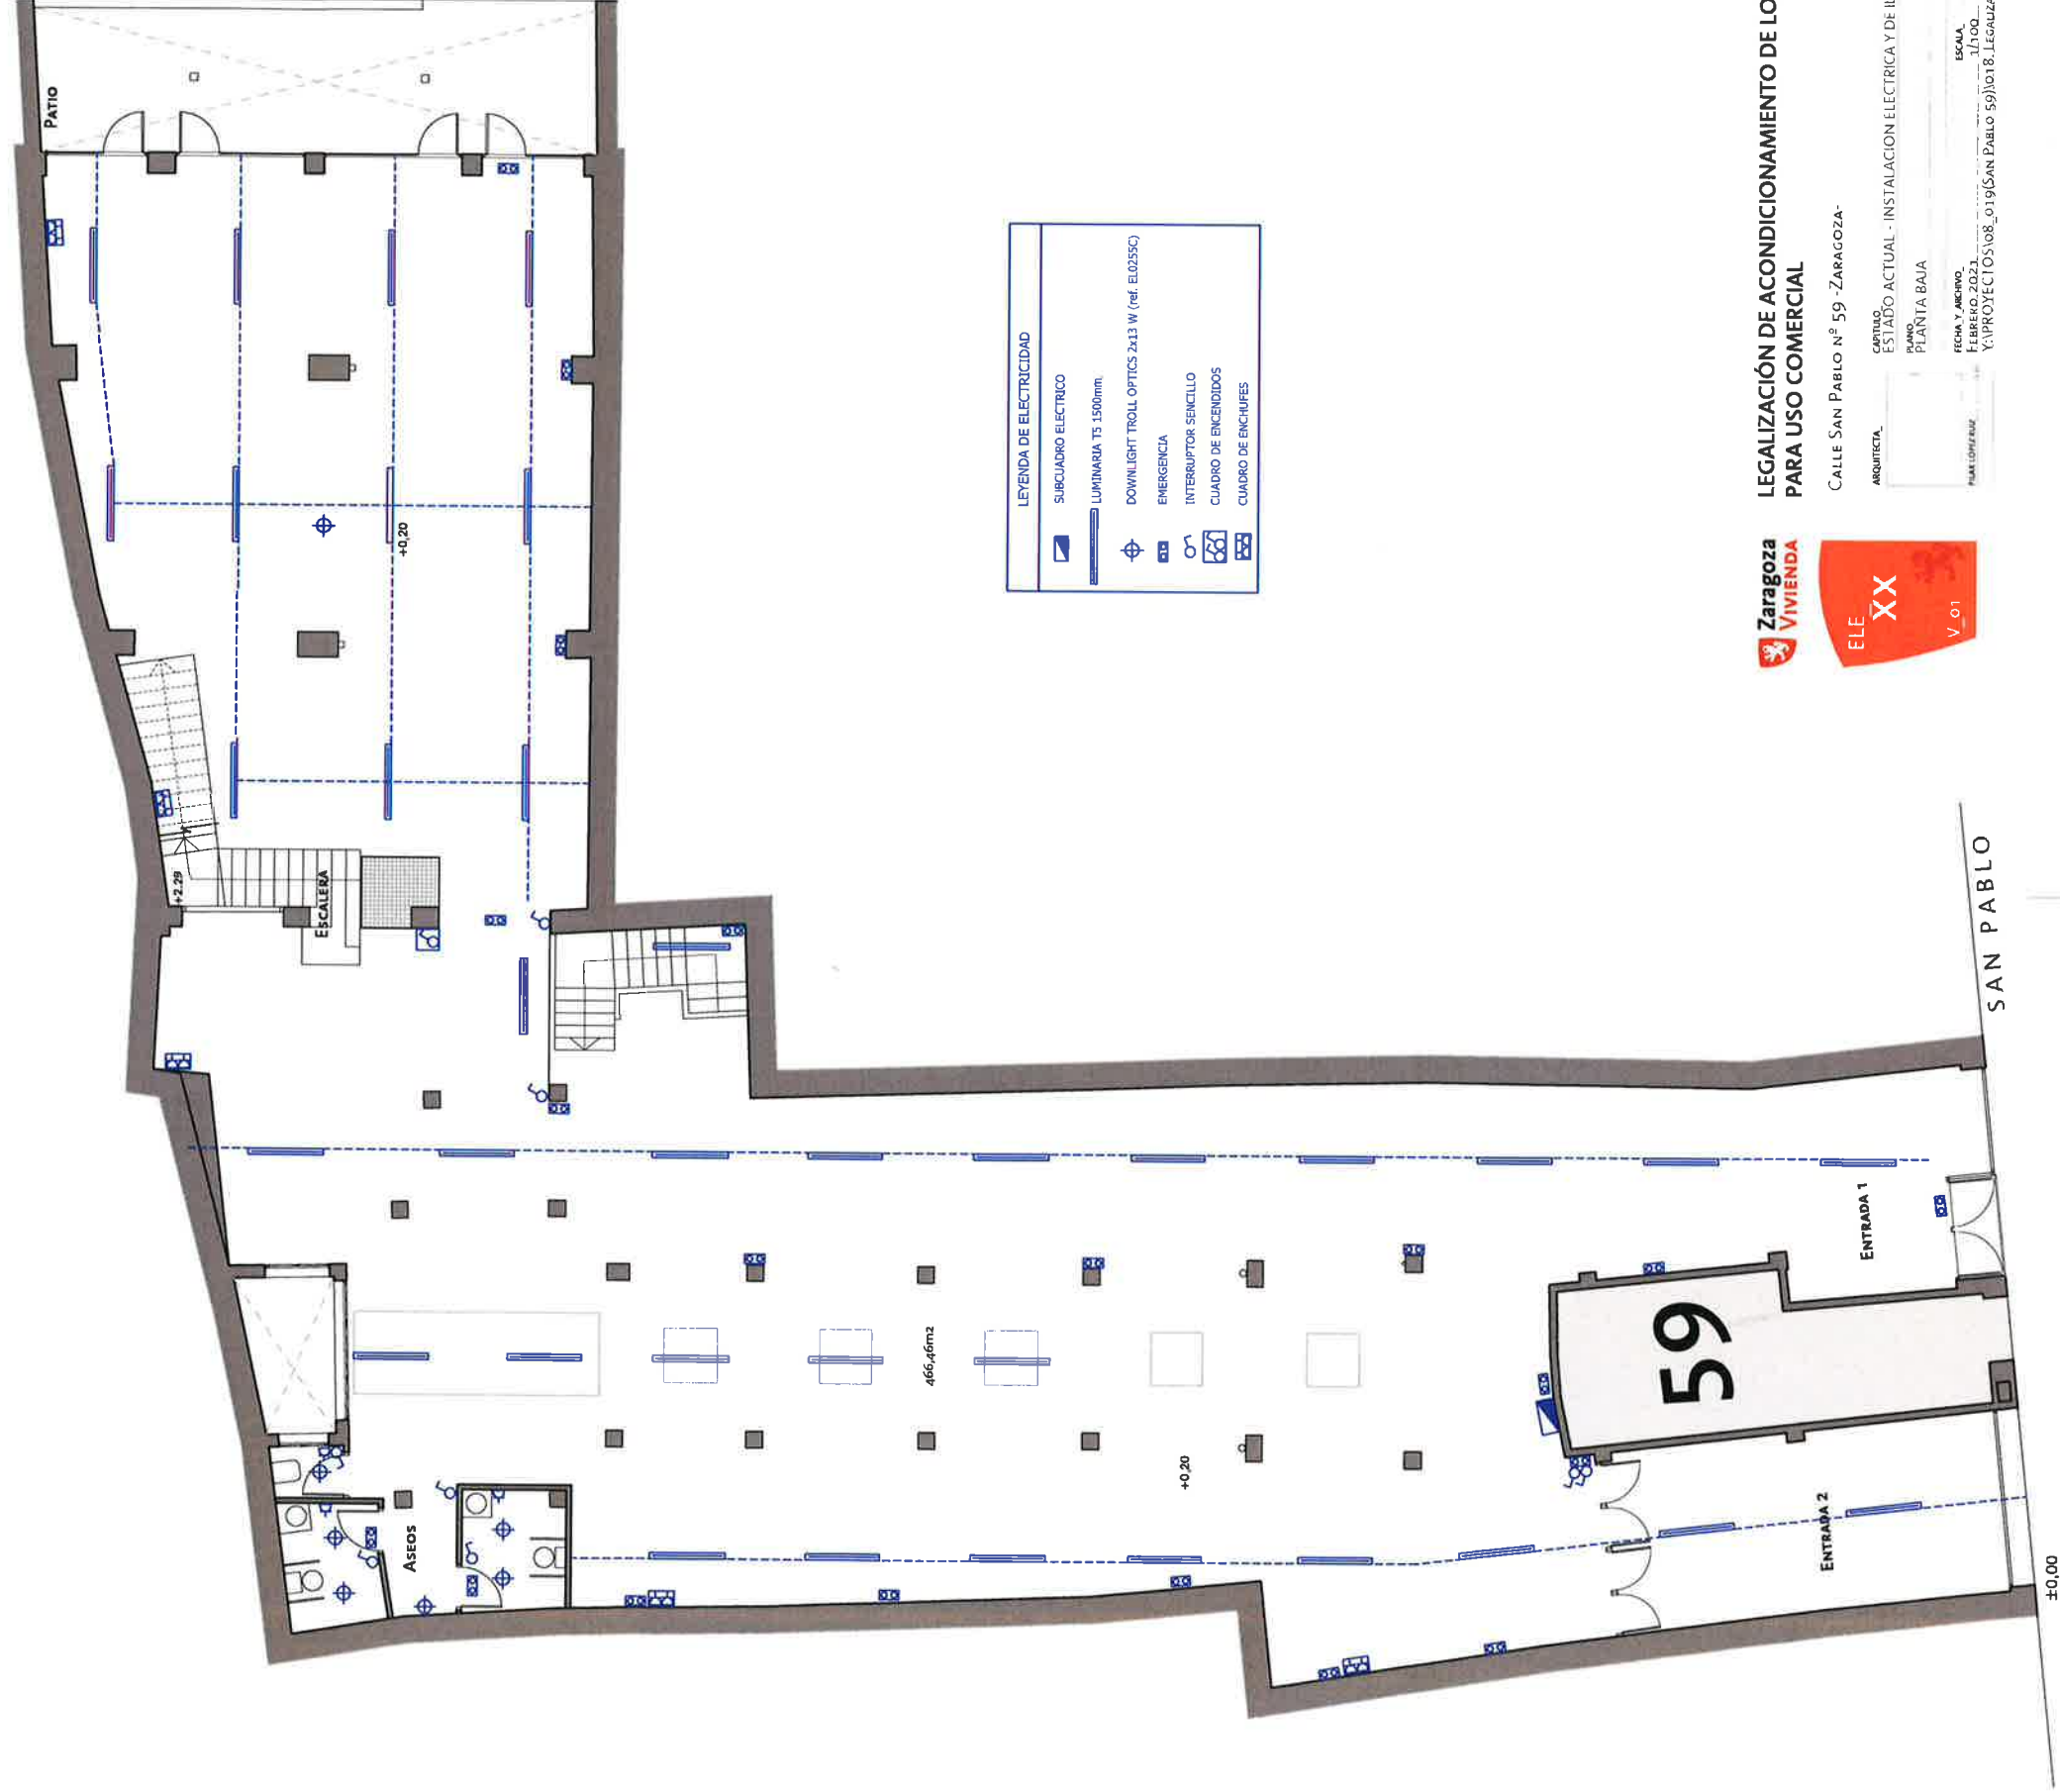

LEYENDA DE ELECTRICIDAD	
	SUBCUADRO ELECTRICO
	LUMINARIA TS 1500mm
	DOWNLIGHT TROLL OPTICS 2x13 W (ref. EL025SC)
	EMERGENCIA
	INTERRUPTOR SENCILLO
	CUADRO DE ENCENDIDOS
	CUADRO DE ENCHUFES



LEGALIZACIÓN DE ACONDICIONAMIENTO DE LOCAL
PARA USO COMERCIAL

CALLE SAN PABLO Nº 59 -ZARAGOZA-

ARQUITECTA	CAPITULO
	ESTADO ACTUAL - INSTALACION ELECTRICA Y DE ILUMINA
	PLANO
	PLANTA BAJA
FECHA Y ARCHIVO	FECHA Y ARCHIVO
Y:\PROYECTOS\08_019(SAN PABLO 59)\018_LEGALIZACION SG	Y:\PROYECTOS\08_019(SAN PABLO 59)\018_LEGALIZACION SG
ESCALA	ESCALA
1/100	1/100